



类别	实名	签名	日期
审定			
审核			
工程负责	郑学东		
工种负责	朱忠海		
校对	董正大		
设计	张翔生		
制图	张光耀		
会签栏			
建筑		电气	
结构		暖通	
给排水		工艺	

工程号	HL71028	图别	绿施
修改版次		图号	09

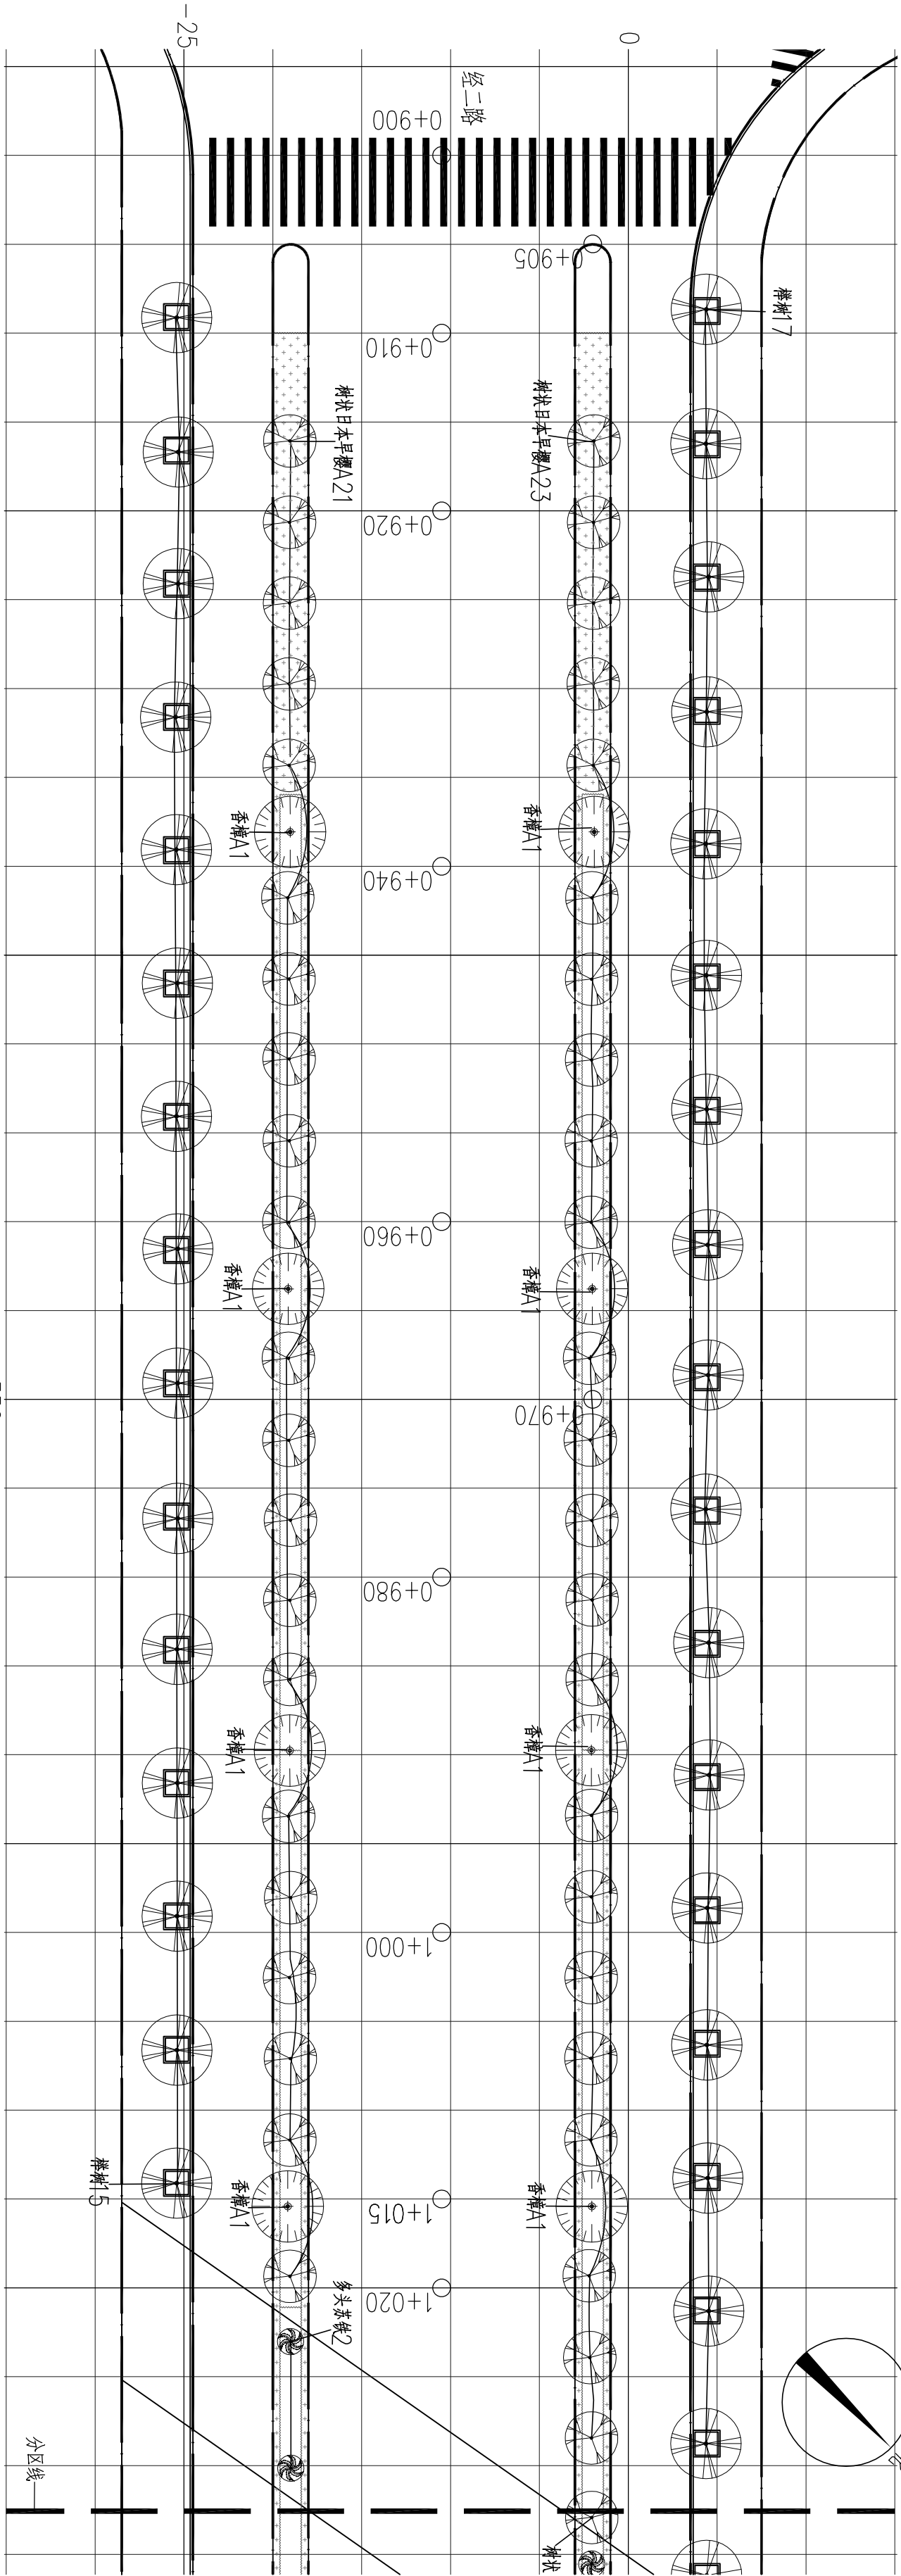

分区五乔木布置平面图 1:300

注：每两棵网格间距为5米，正北方向与X轴夹角为4.8°

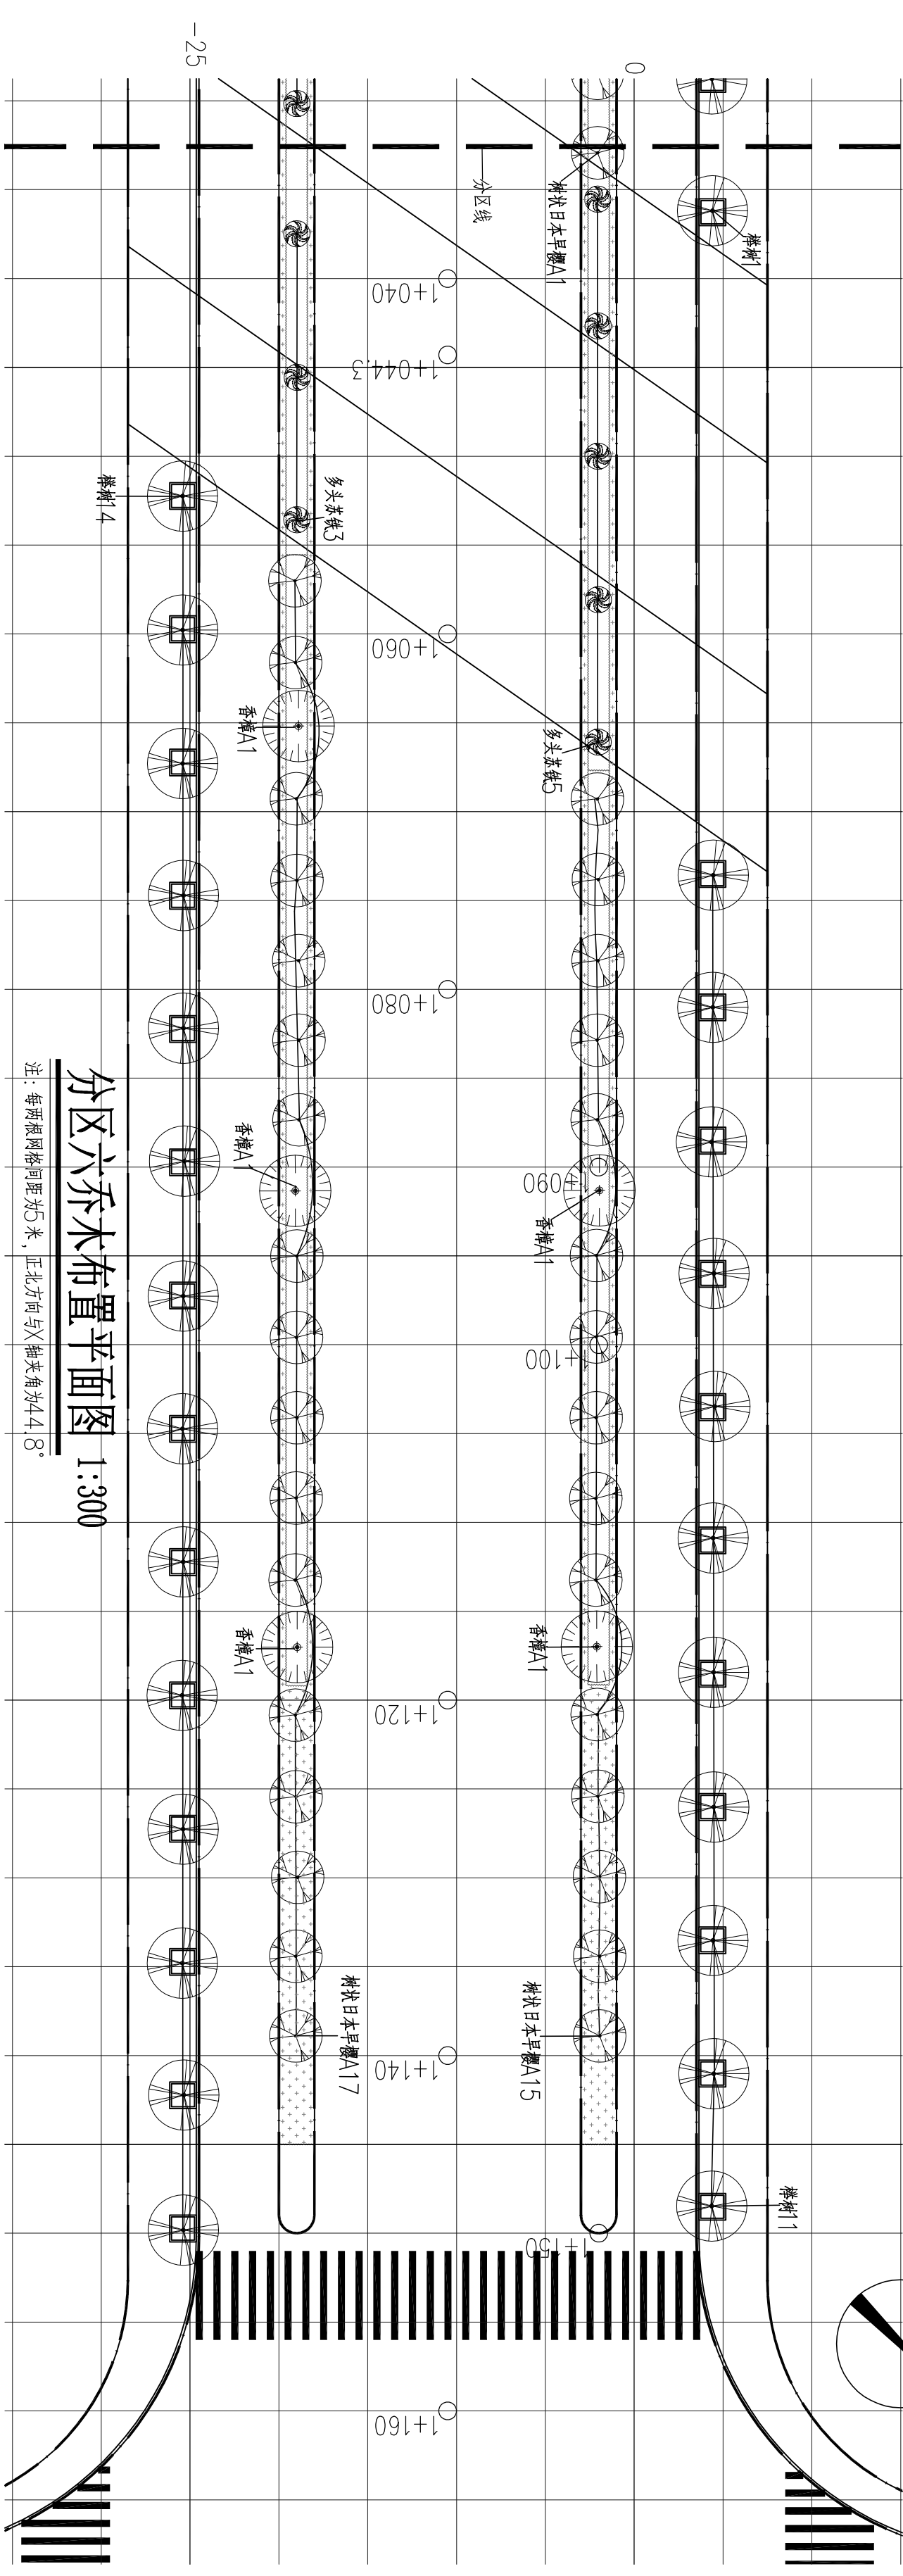

分区六乔木布置平面图 1:300

注：每两棵网格间距为5米，正北方向与X轴夹角为4.8°