 <div>平阳县规划建设 勘测设计院有限公司</div>	建设单位	平阳县鳌江镇第四中学		
	工程名称	学生食堂、活动室室内装修工程		
	项目名称	平阳县鳌江镇第四中学		
设计变更通知书	工程编号	J2016-11	日期	2017.08.23
	乙级工程设计证书编号A233013530	专业	序号	

变改原因：业主要求

300*450瓷砖贴面

胶粘剂

水泥砂浆找平层

原有砖墙面

节点1

4. 一层洗碗消毒间增加壁扇, 详附图2。二层洗碗消毒间增加壁扇, 详附图4。


5. 一层加工间增加吊扇, 吊扇风叶离地不应低于2.8米, 吊扇严格按照国家相应规范安装, 吊扇位置详见附图3

抄送单位

建设单位


审核人： 工程负责人： 校对： 设计人：

附图1

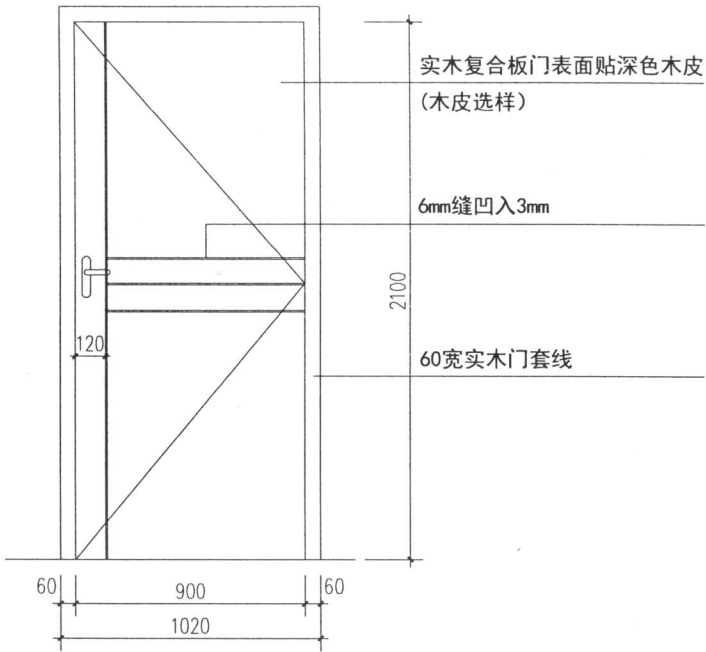


门立面详图（定做）

注：门样式为示意图，具体需由施工时业主主选样

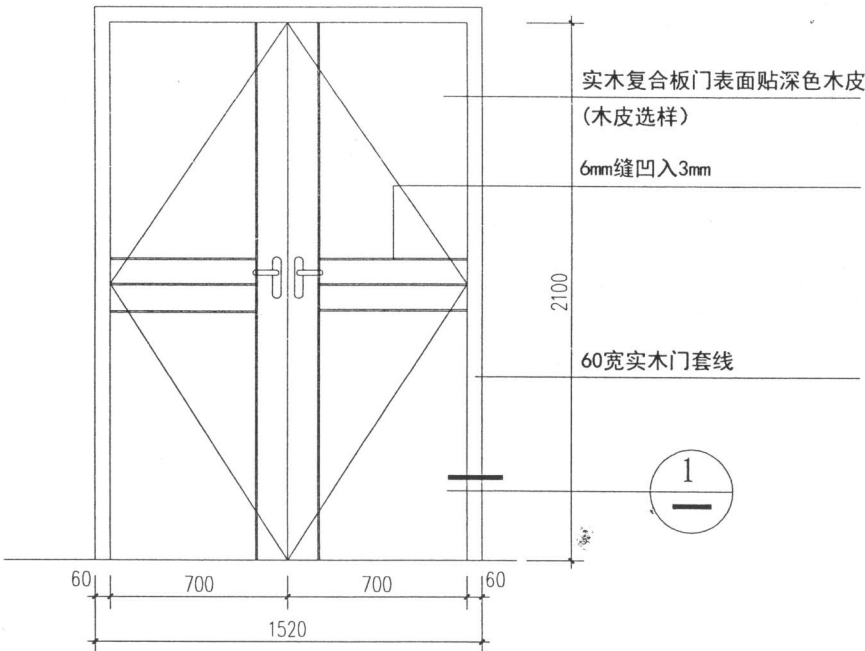


双开门立面详图（定做）

注：门样式为示意图，具体需由施工时业主主选样

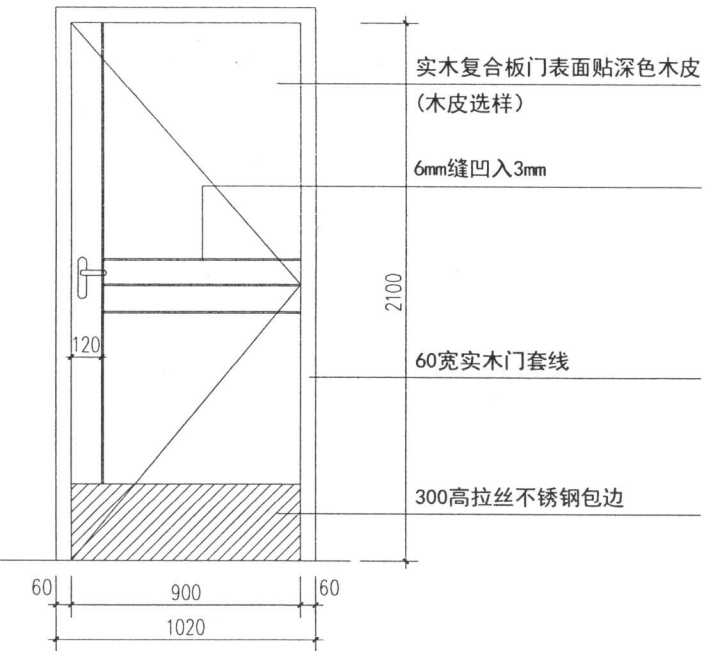


门立面详图（定做）


一层更衣室、洗手间、备餐间
二层洗手间门做法详此立面
注：门样式为示意图，具体需由施工时业主主选样

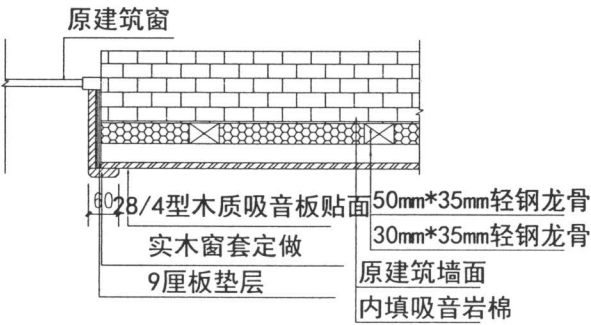


篮球馆窗套详图

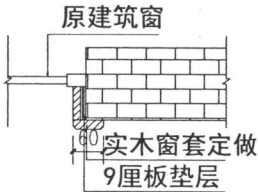

窗套详图

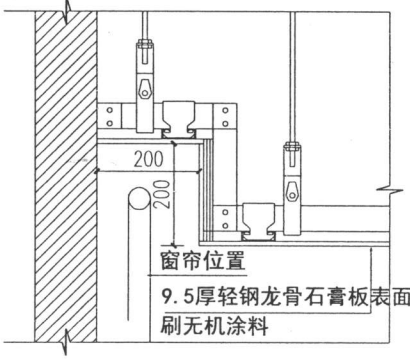

窗帘箱详图

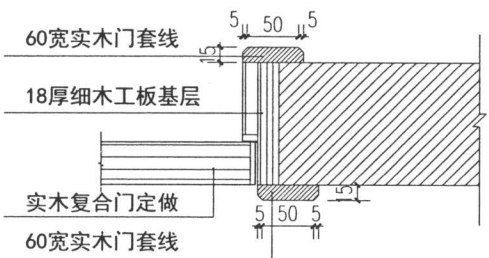

门套详图

出图签章

执业签章

专业会签

建筑

结构

给排水

电气

暖通

设计单位



平阳县规划建设
勘测设计院有限公司

规划行业 乙级No. G233035038
建筑行业 乙级No. A233013530
市政行业 丙级No. A233013530

类别	姓名	签名
制图	张卫卫	
设计	张卫卫	
校对	鲍斌斌	
专业负责	张卫卫	
项目负责	张卫卫	
审核	周海妹	
审定	郑国楚	

出图日期 2017. 07

建设单位

平阳县鳌江镇第四中学

工程名称

学生食堂、活动室室内装修工程

项目

工程编号

J2016-11

图纸名称


节点详图

图号

版次

01

附图2

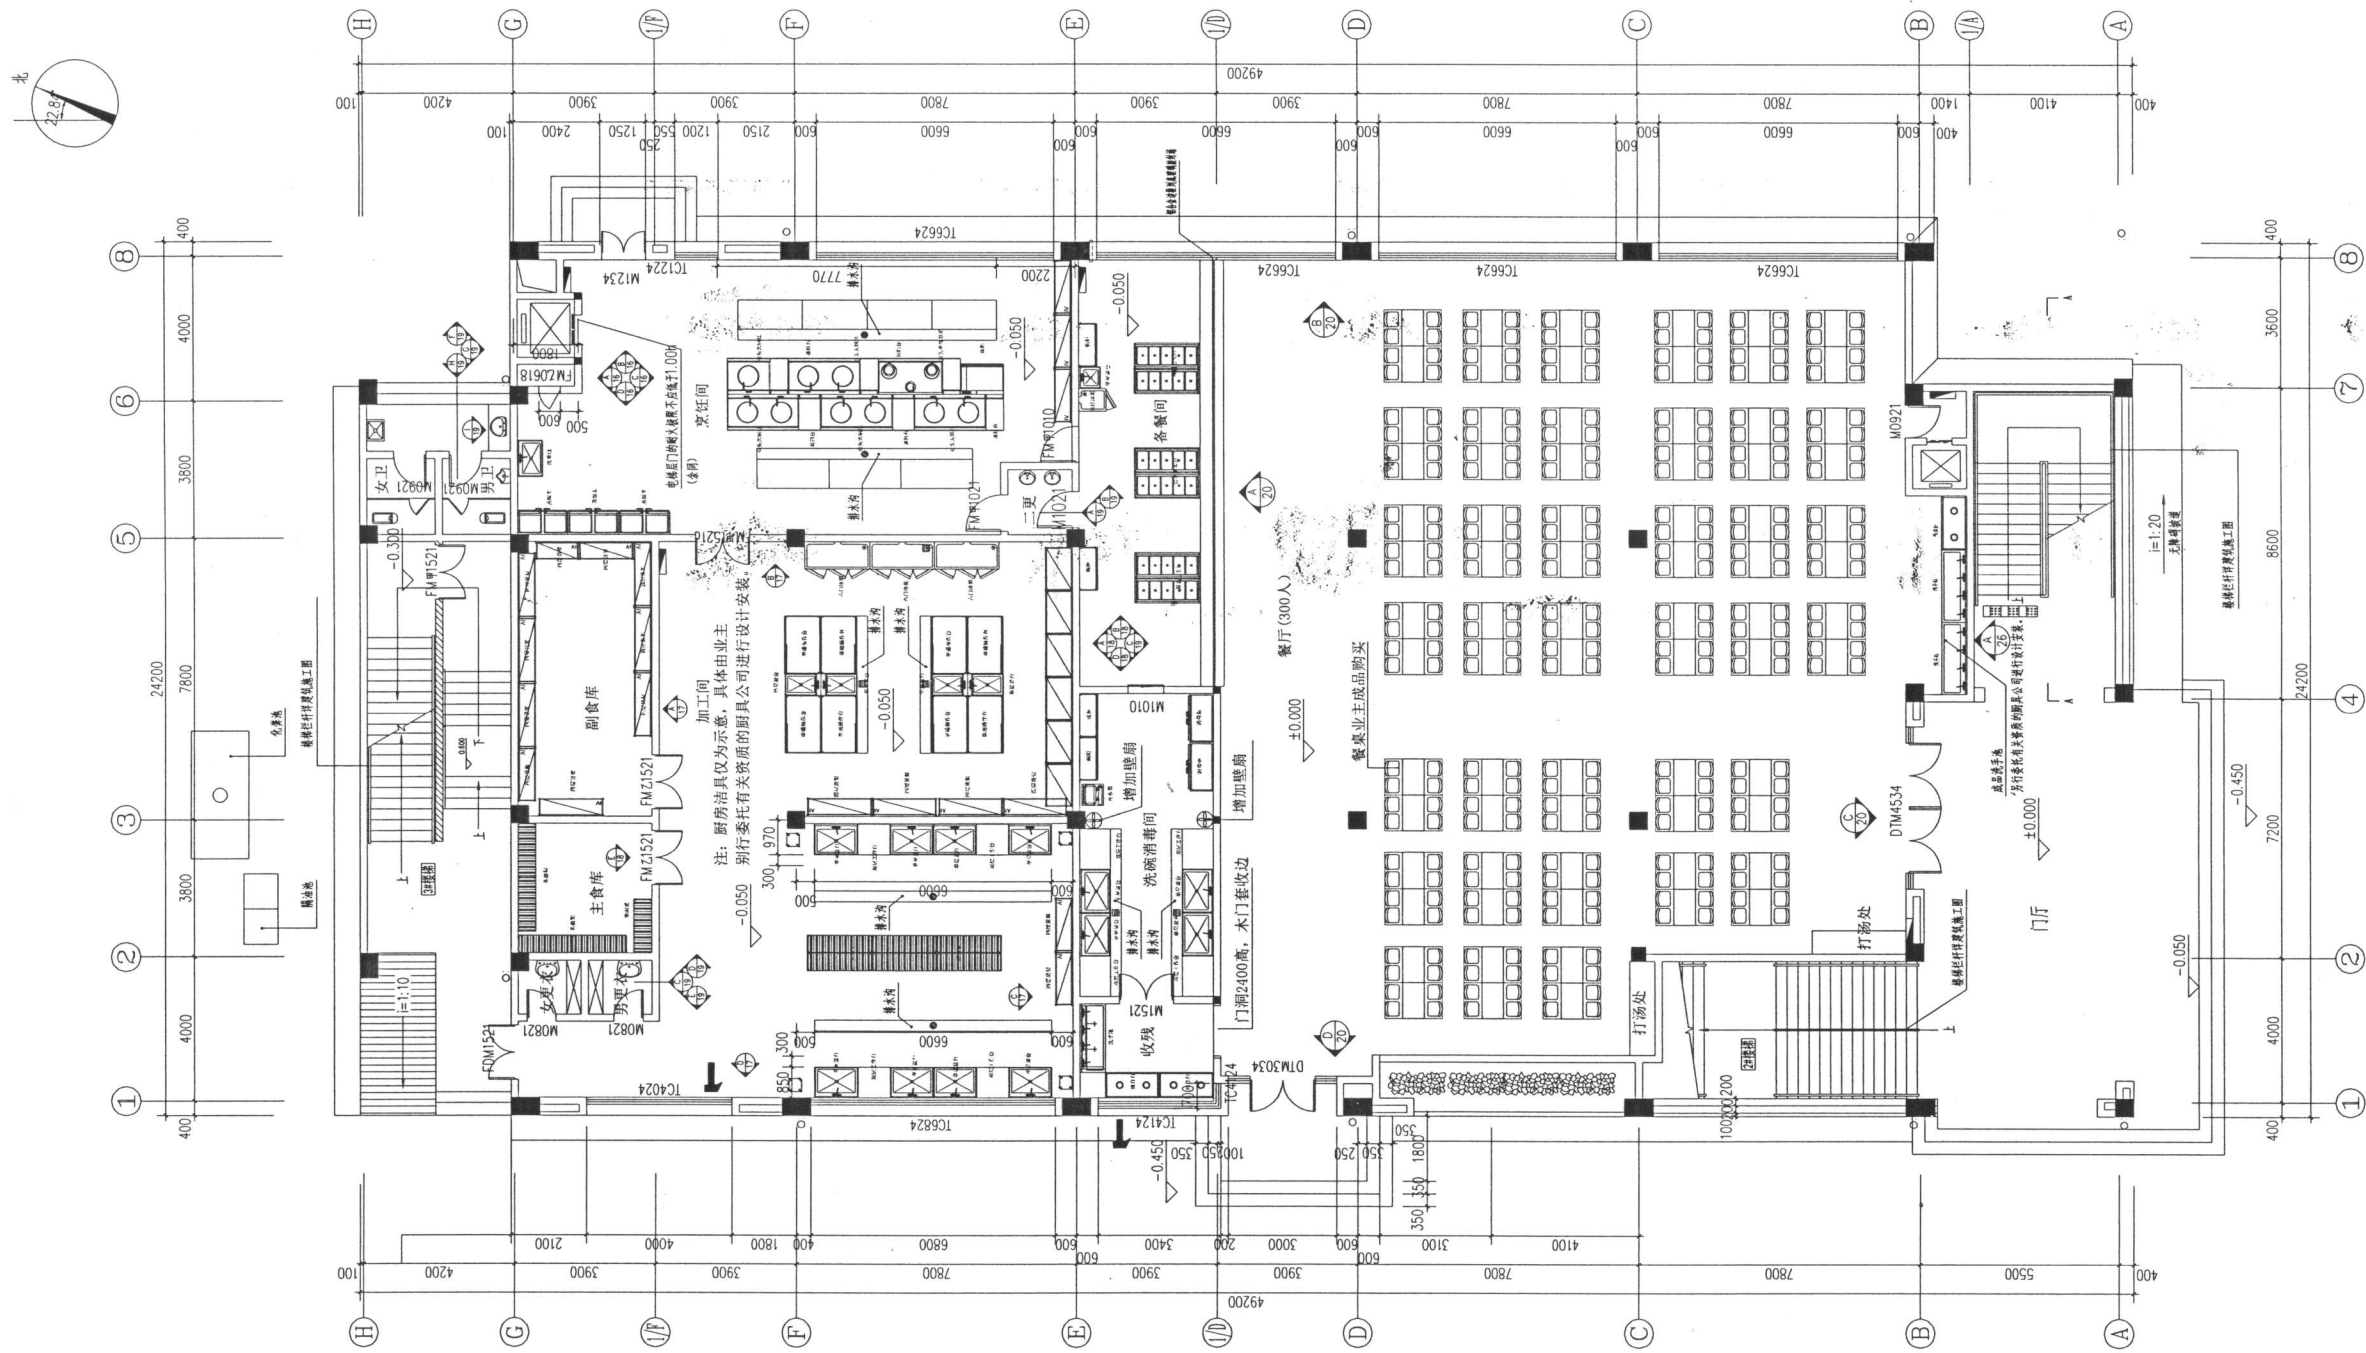

一层平面布置图 1:100

版权声明:

本图版权归属于平阳县规划建筑勘测设计院, 除本工程外对本图的任何引用和复制, 必须获得本院的书面许可。

区位图

出图签章

执业签章

专业会签

建筑		
结构		
给排水		
电气		
暖通		

设计单位



平阳县规划建筑
勘测设计院有限公司

规划行业 乙级No. G233035038
建筑行业 乙级No. A233013530
市政行业 丙级No. A233013530

类别	姓名	签名
制图	张卫卫	
设计	张卫卫	
校对	韩斌斌	
专业负责	张卫卫	
项目负责	张卫卫	
审核	周海妹	
审定	郑国楚	
出图日期	2016.07	

建设单位

平阳县鳌江镇第四中学

工程名称

学生食堂、活动室室内装修工程

项目

工程编号 J2016-11

图纸名称

一层平面布置图

图号	饰施-05	版次	01
----	-------	----	----


附图3

轻钢龙骨石膏板表面白色无机涂料

原顶刷白色无机涂料

原顶刷白色无机涂料

楼梯底板刷白色无机涂料

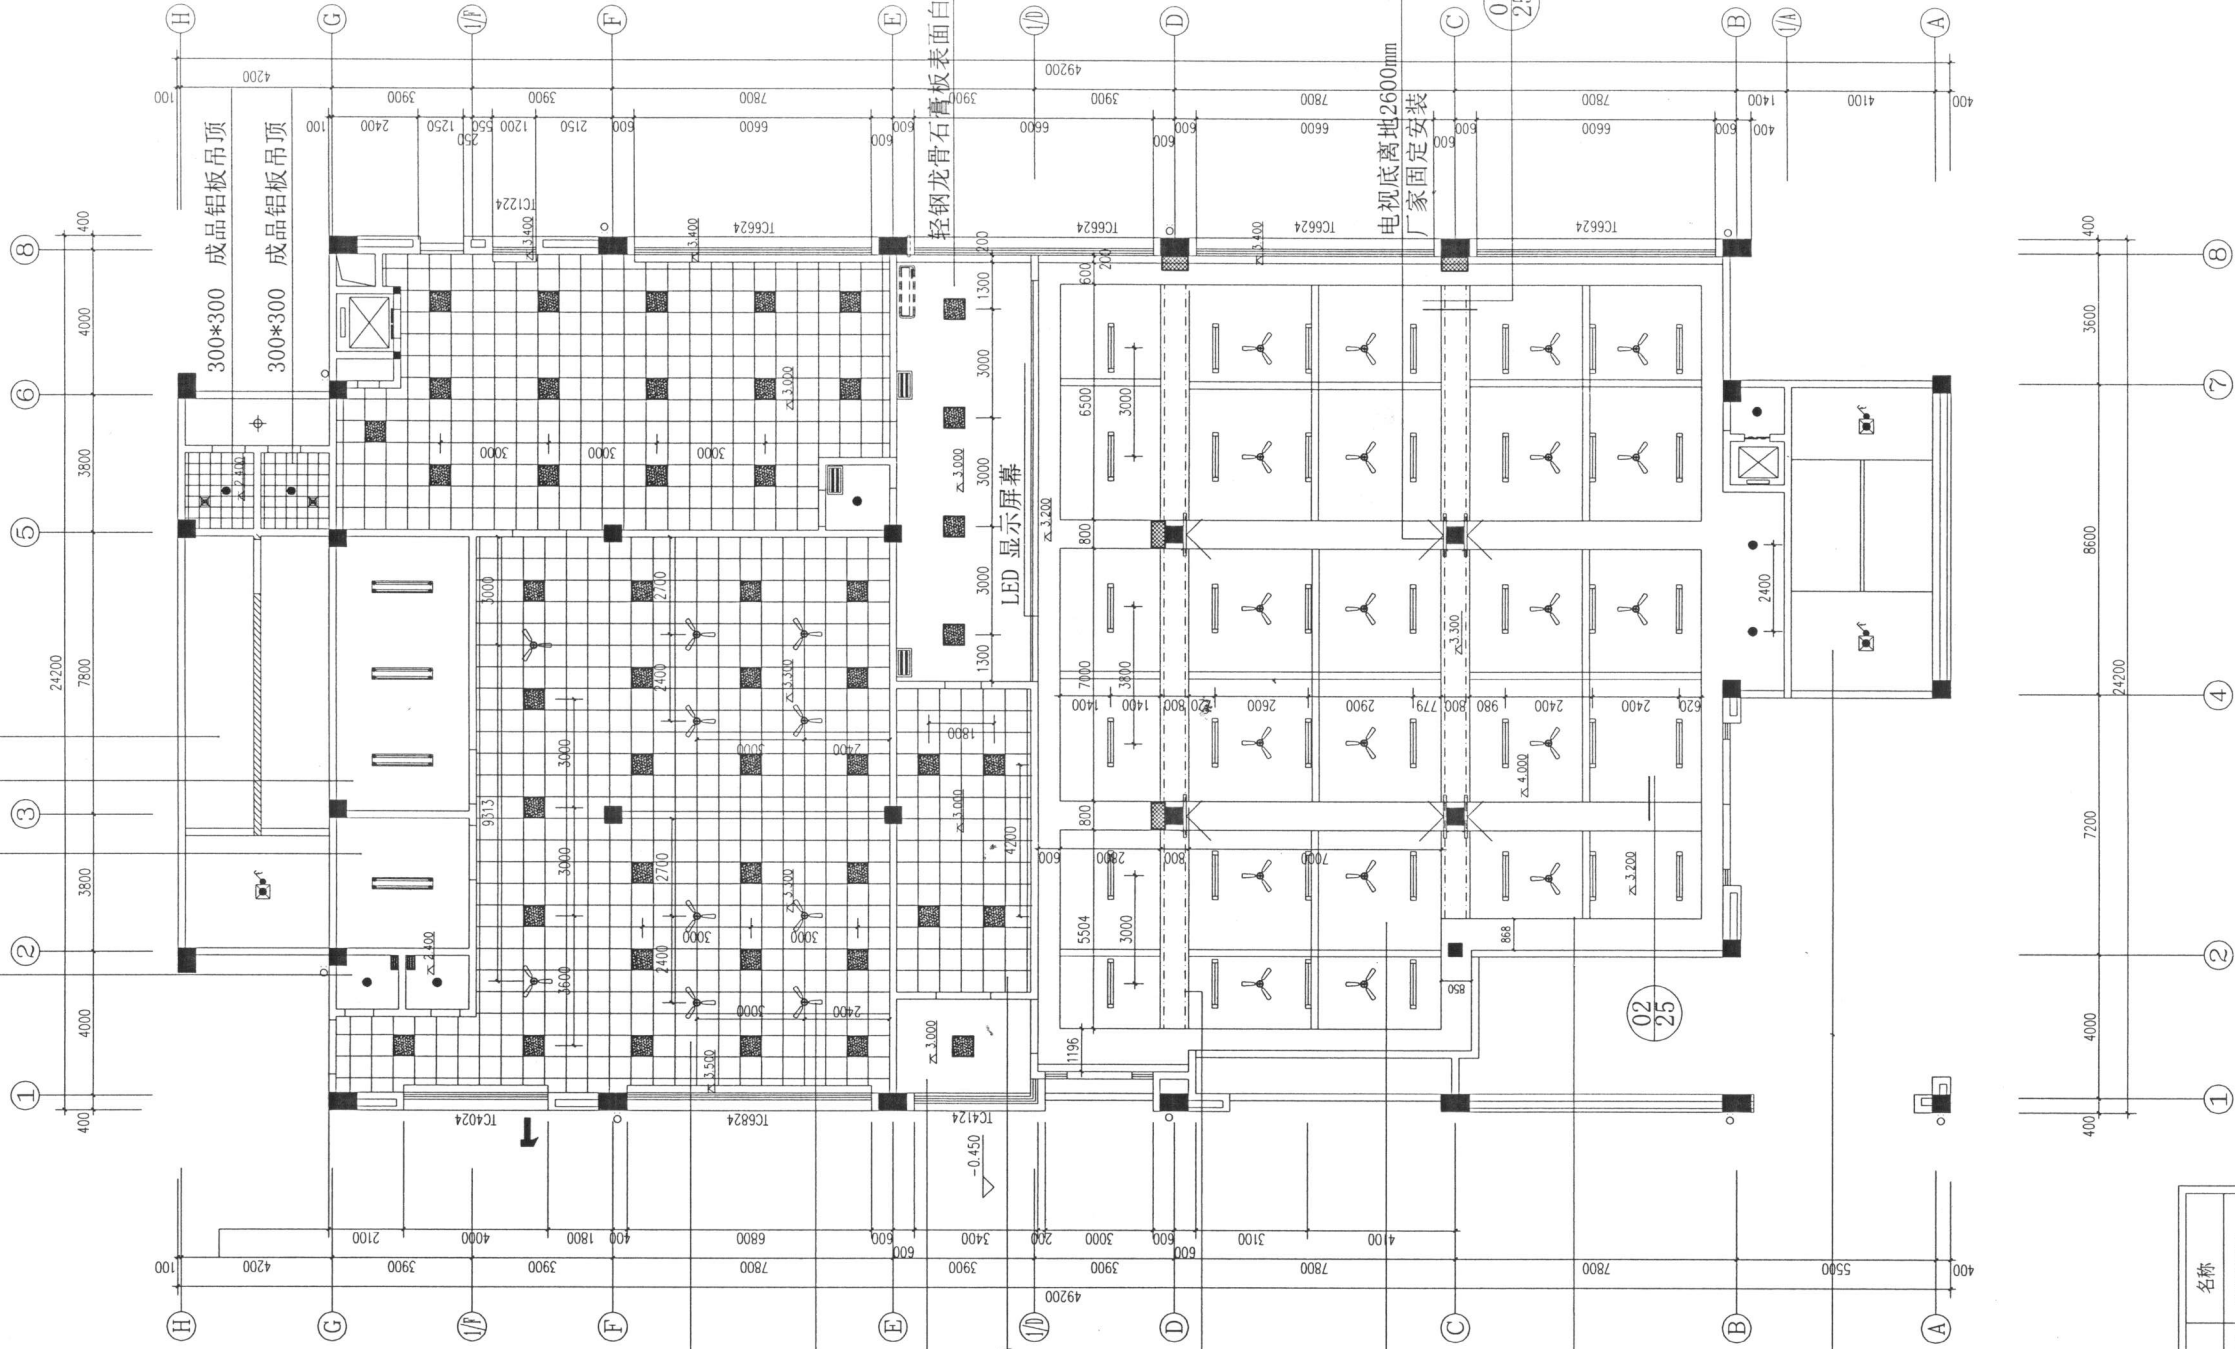

一层吊顶布置图 1:100

序号	名称	符号	名称	符号	名称
1	亚克力灯罩日光灯 (100×1200)	■	格栅灯 (250×1200)	■	空调侧出风
2	楼梯感应灯	■	有机板格栅灯 (600×600)	■	空调送回风
3	吸顶灯	■	LED灯带	■	换气扇
4	节能筒灯 φ180	■	吊扇	■	明装日光灯
5	防雾筒灯 (厨卫)	■	明装空调	■	消毒灯

图号	饰施-07	版次	01
工程名称	学生食堂、活动室室内装修工程		
工程编号	J2016-11		
图纸名称	一层吊顶布置图		
类别	姓名	签名	
制图	张卫		
设计	张卫		
校对	鲍斌斌		
专业负责	张卫		
项目负责	张卫		
审核	周海妹		
审定	郑国楚		
建设单位	平阳县鳌江镇第四中学		
规划行业	乙级No. G233035038		
建筑行业	乙级No. A233013530		
市政行业	丙级No. A233013530		
类 别	姓 名	签 名	
制 图	张 卫		
设 计	张 卫		
校 对	鲍 斌 斌		
专业负责	张 卫		
项目负责	张 卫		
审 核	周 海 妹		
审 定	郑 国 楚		
出图日期	2016.07		

设计单位
平阳县规划建筑
勘测设计院有限公司
P&A


专业会签		
建 筑		
结 构		
给 排 水		
电 气		
暖 通		

执业签章

出图签章

区位图

版权声明:
本图版权属于平阳县规划建筑勘测设计院, 除本工程外对本图的任何引用和复制, 必须获得本院的书面许可。

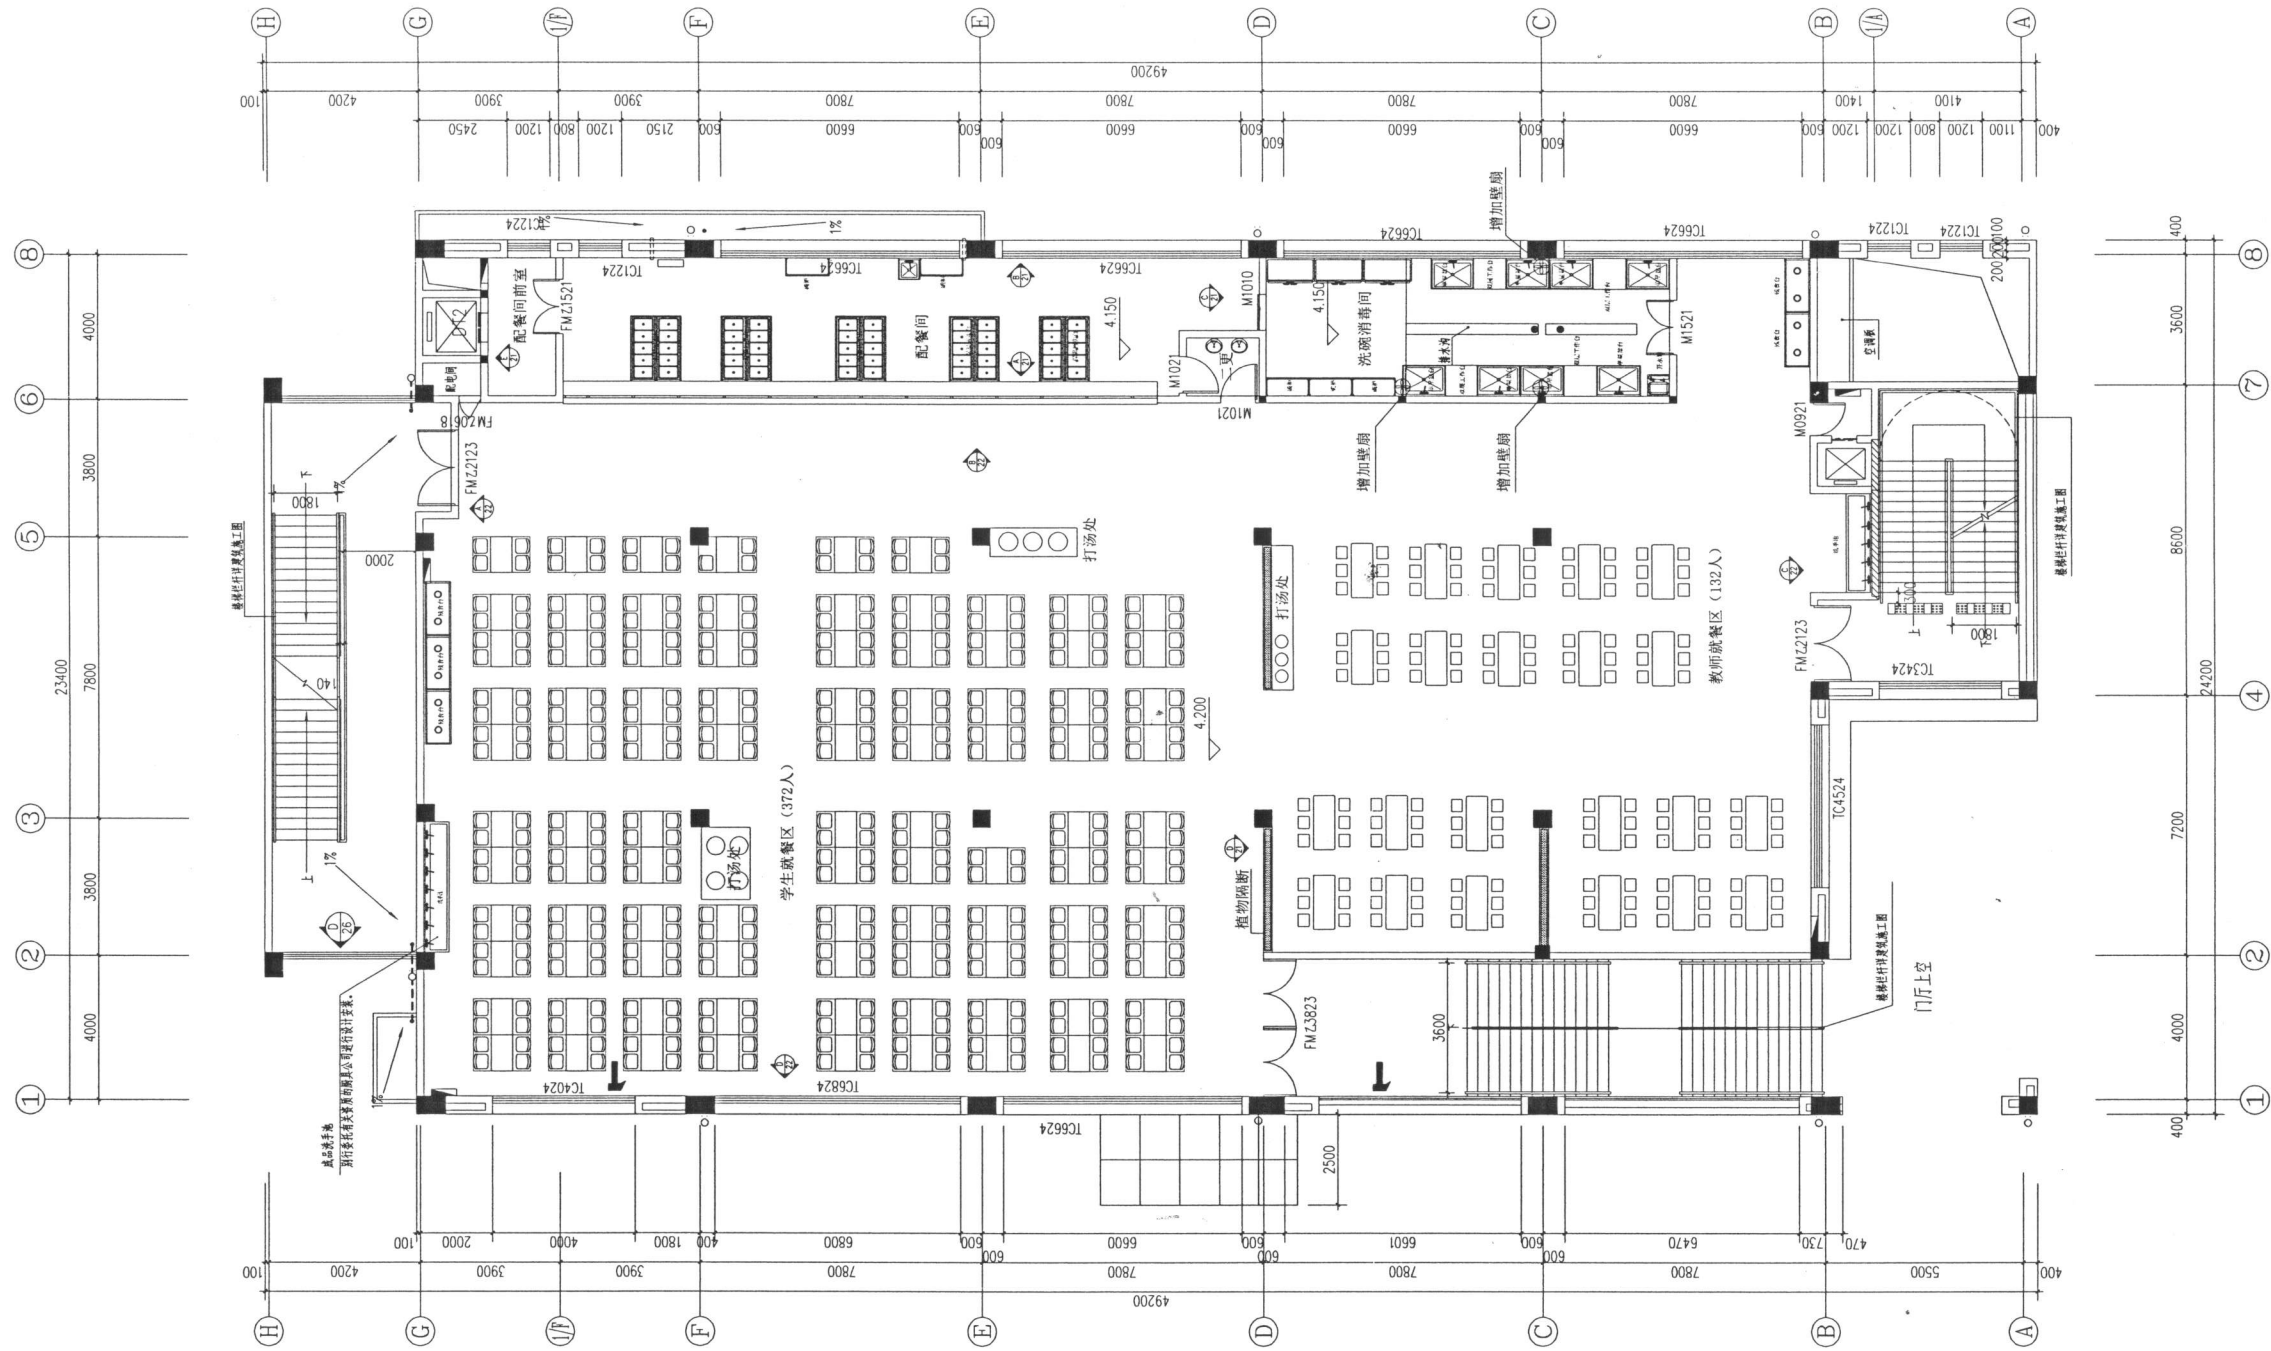


二层平面布置图 1:100

注: 本层建筑面积: 1064.03m²

版权说明: 本图版权属于平阳县规划建筑勘测设计院, 除本工程外对本图的任何引用和复制, 必须获得本院的书面许可。		
区位图		
出图签章		
执业签章		
专业会签		
建 筑		
结 构		
给 排 水		
电 气		
暖 通		
设计单位		
<div></div> <p>平阳县规划建筑 勘测设计院有限公司</p> <p>规划行业 乙级No. G233035038 建筑行业 乙级No. A233013530 市政行业 丙级No. A233013530</p>		
类 别	姓 名	签 名
制 图	张卫卫	
设 计	张卫卫	
校 对	鲍斌斌	
专业负责	张卫卫	
项目负责	张卫卫	
审 核	周海妹	
审 定	郑国楚	
出图日期	2016.07	
建设单位		
平阳县鳌江镇第四中学		
工程名称		
学生食堂、活动室室内装修工程		
项 目		
工程编号	J2016-11	
图纸名称		
二层平面布置图		
图号	饰施-08	版次 01

附图5

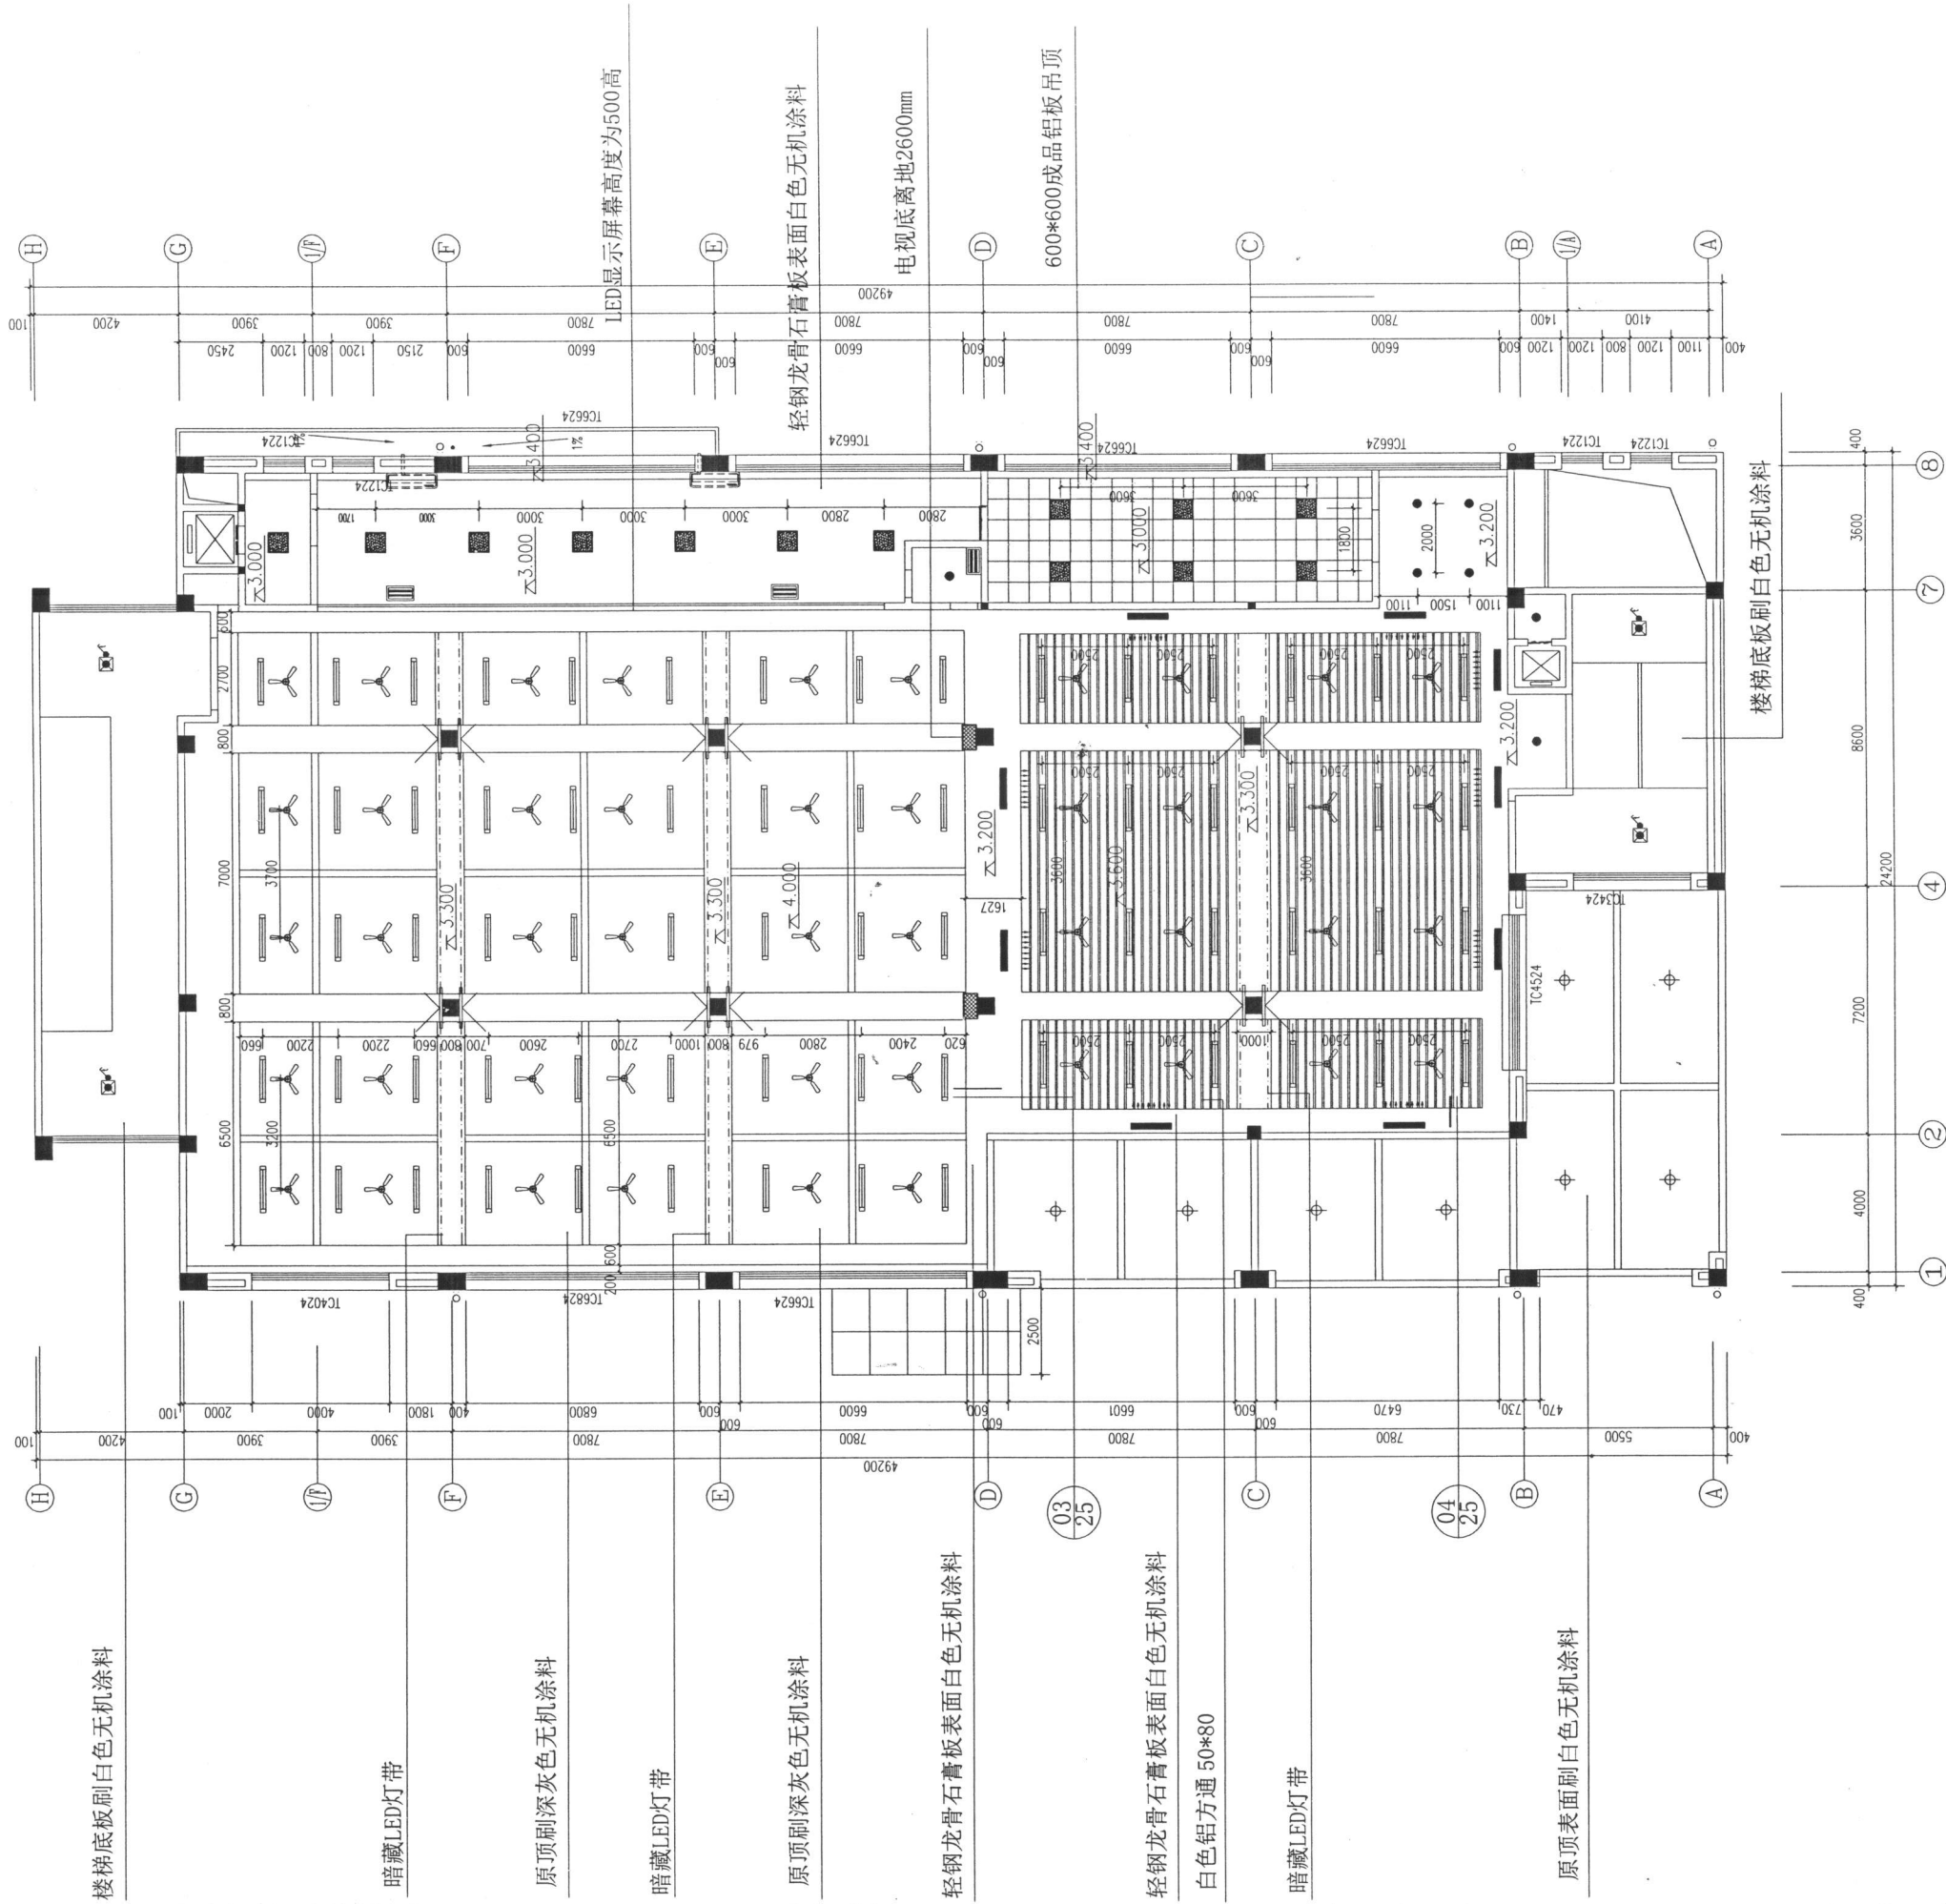

二层吊顶布置图 1:100

版权声明:
本图版权属于平阳县规划建筑勘测设计院。除本工程外对本图的任何引用和复制,必须获得本院的书面许可。

区位图

出图签章

执业签章

专业会签

建 筑		
结 构		
给 排 水		
电 气		
暖 通		

设计单位



平阳县规划建筑
勘测设计院有限公司

规划行业 乙级No. G233035038
建筑行业 乙级No. A233013530
市政行业 丙级No. A233013530

类 别	姓 名	签 名
制 图	张卫卫	
设 计	张卫卫	
校 对	鲍斌斌	
专业负责	张卫卫	
项目负责	张卫卫	
审 核	周青妹	
审 定	郑国楚	
出图日期	2016.07	

建设单位
平阳县鳌江镇第四中学

工程名称
学生食堂、活动室内装修工程

项 目	
工程编号	J2016-11

图纸名称
二层吊顶布置图